


SCHNITT A-A / SEZIONE A-A

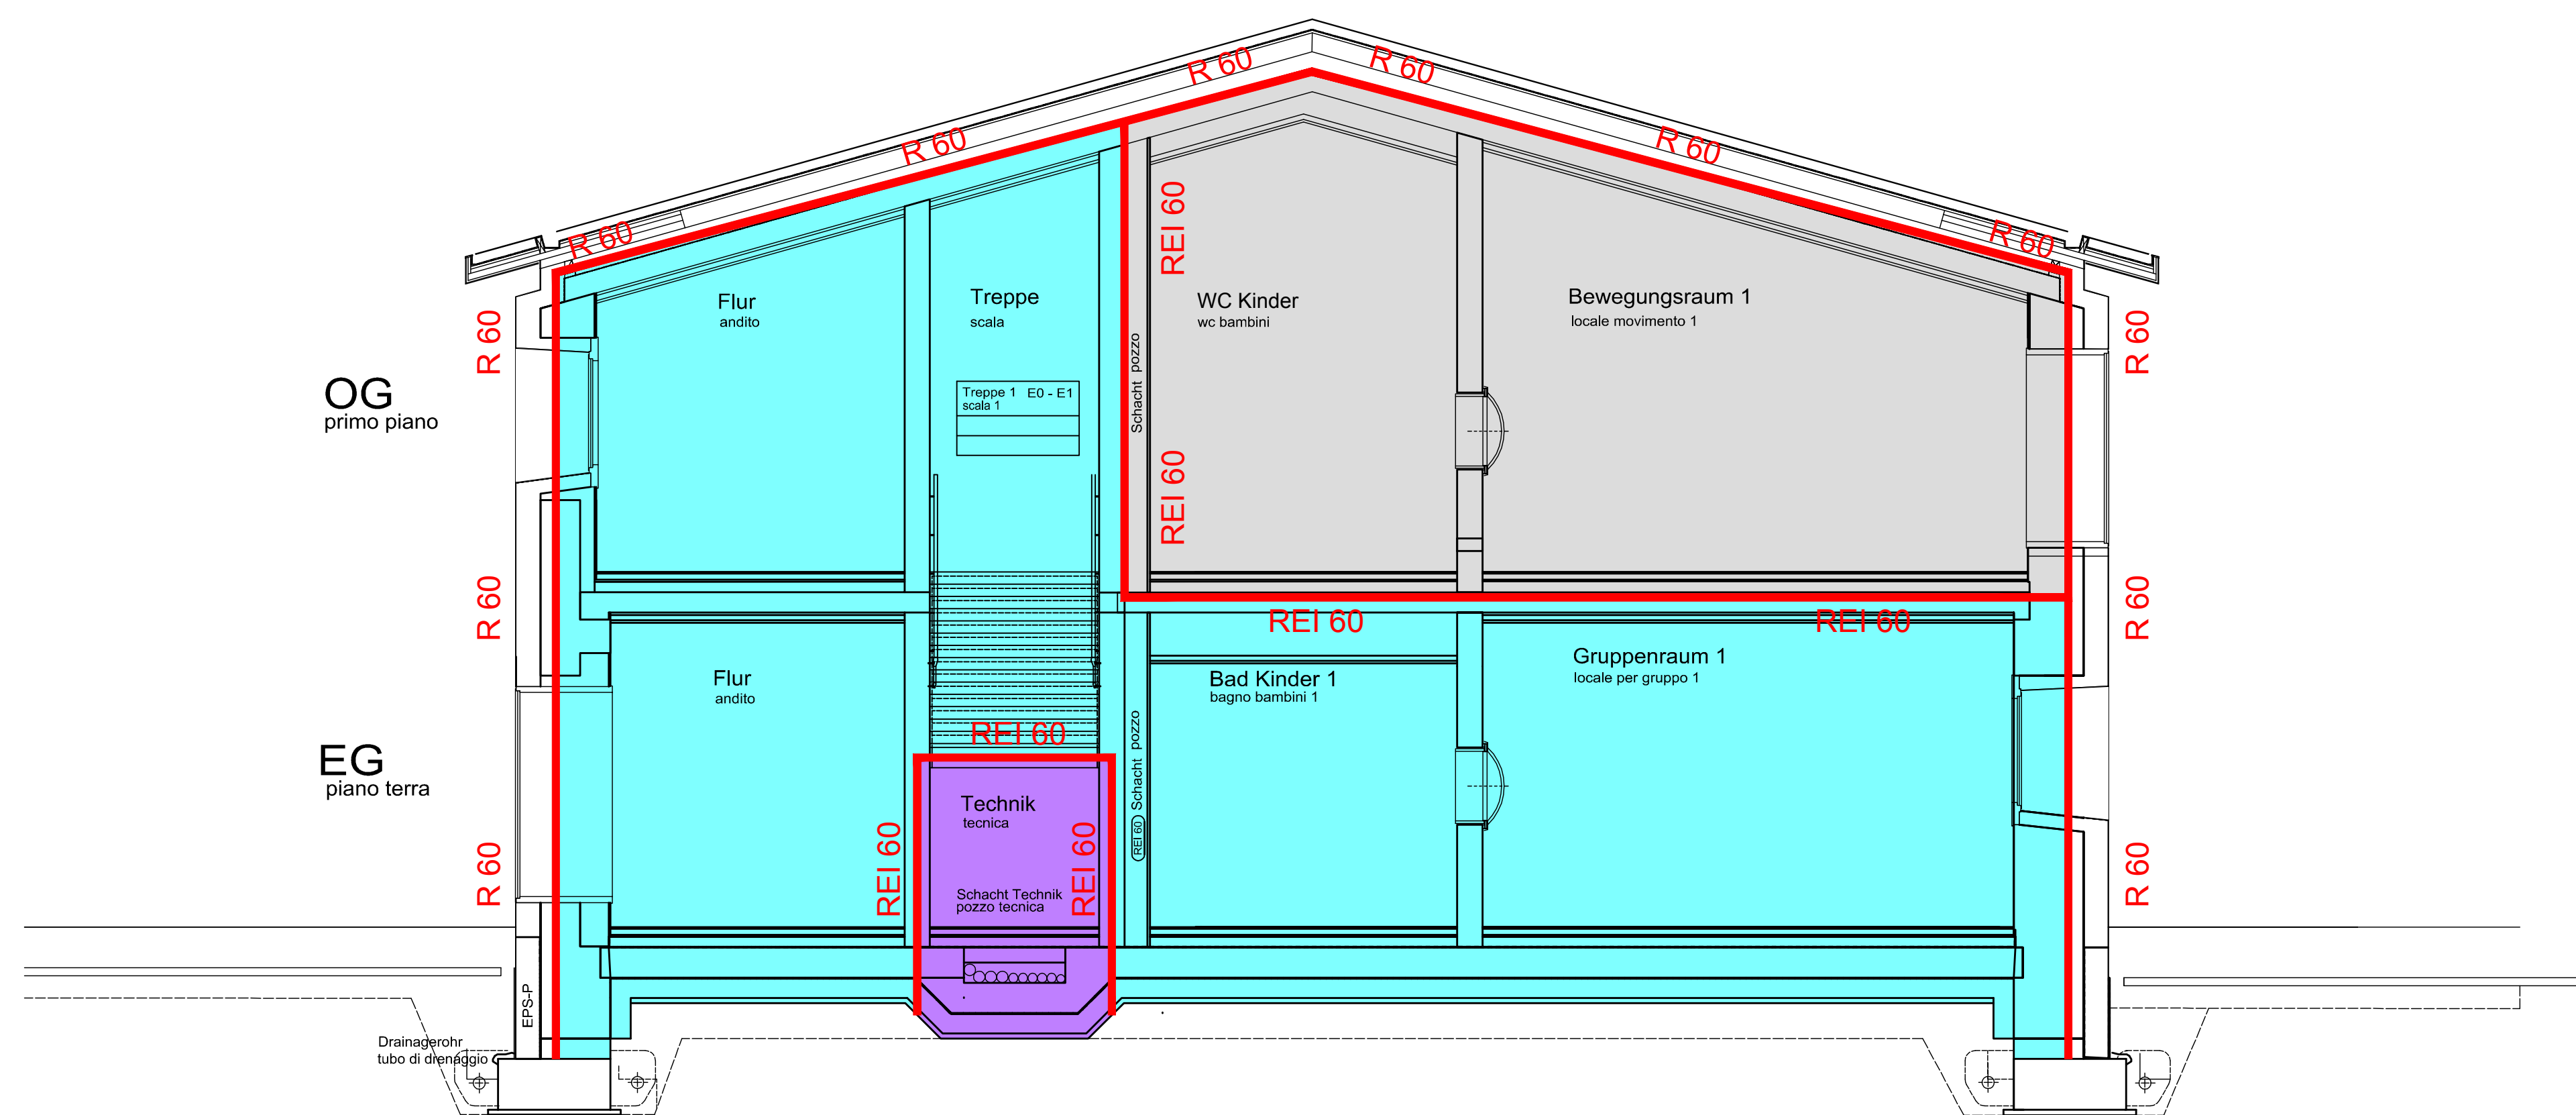

SCHNITT B-B / SEZIONE B-B

Brandschutzprojekt Progetto antincendio

GEMEINDE RODENECK
COMUNE DI RODENGO

AUTONOME PROVINZ BOZEN
PROVINCIA AUTONOMA DI BOLZANO

Projekt
Progetto

Umbau Kindergarten Rodeneck
B.P. 31, K.G. Rodeneck
Costruzione scuola materna Rodengo
p.ed. 31, C.C Rodengo

Bauherr
Committente

Gemeinde Rodeneck
Vill 3 – 39030 Rodeneck
Comune Di Rodengo
Vill 3 – 39030 Rodengo

Planinhalt

Schnitt M 1:50

Contenuto

Sezione scala 1:50

studio
CONTACT

Dr. Ing. Verginer Norbert
Planung von haustechnischen Anlagen
Progettazioni di impianti

I-39042 Brixen – Bressanone
Größe Louben 8 Portici Maggiori
Tel. 0472 801242
Fax 0472 207882
info@studio-contact.it

Datum/Data	Gez./Dis.	Format/o	Projekt N./Progetto N.	Plan N./Dis. N.
23.12.2010	Volgger Hannes	A1	C09–113	B–03