


PIANTA PIANO SECONDO  
GRUNDRISS ZWEITER STOCK  
Scala / Maßstab 1:100

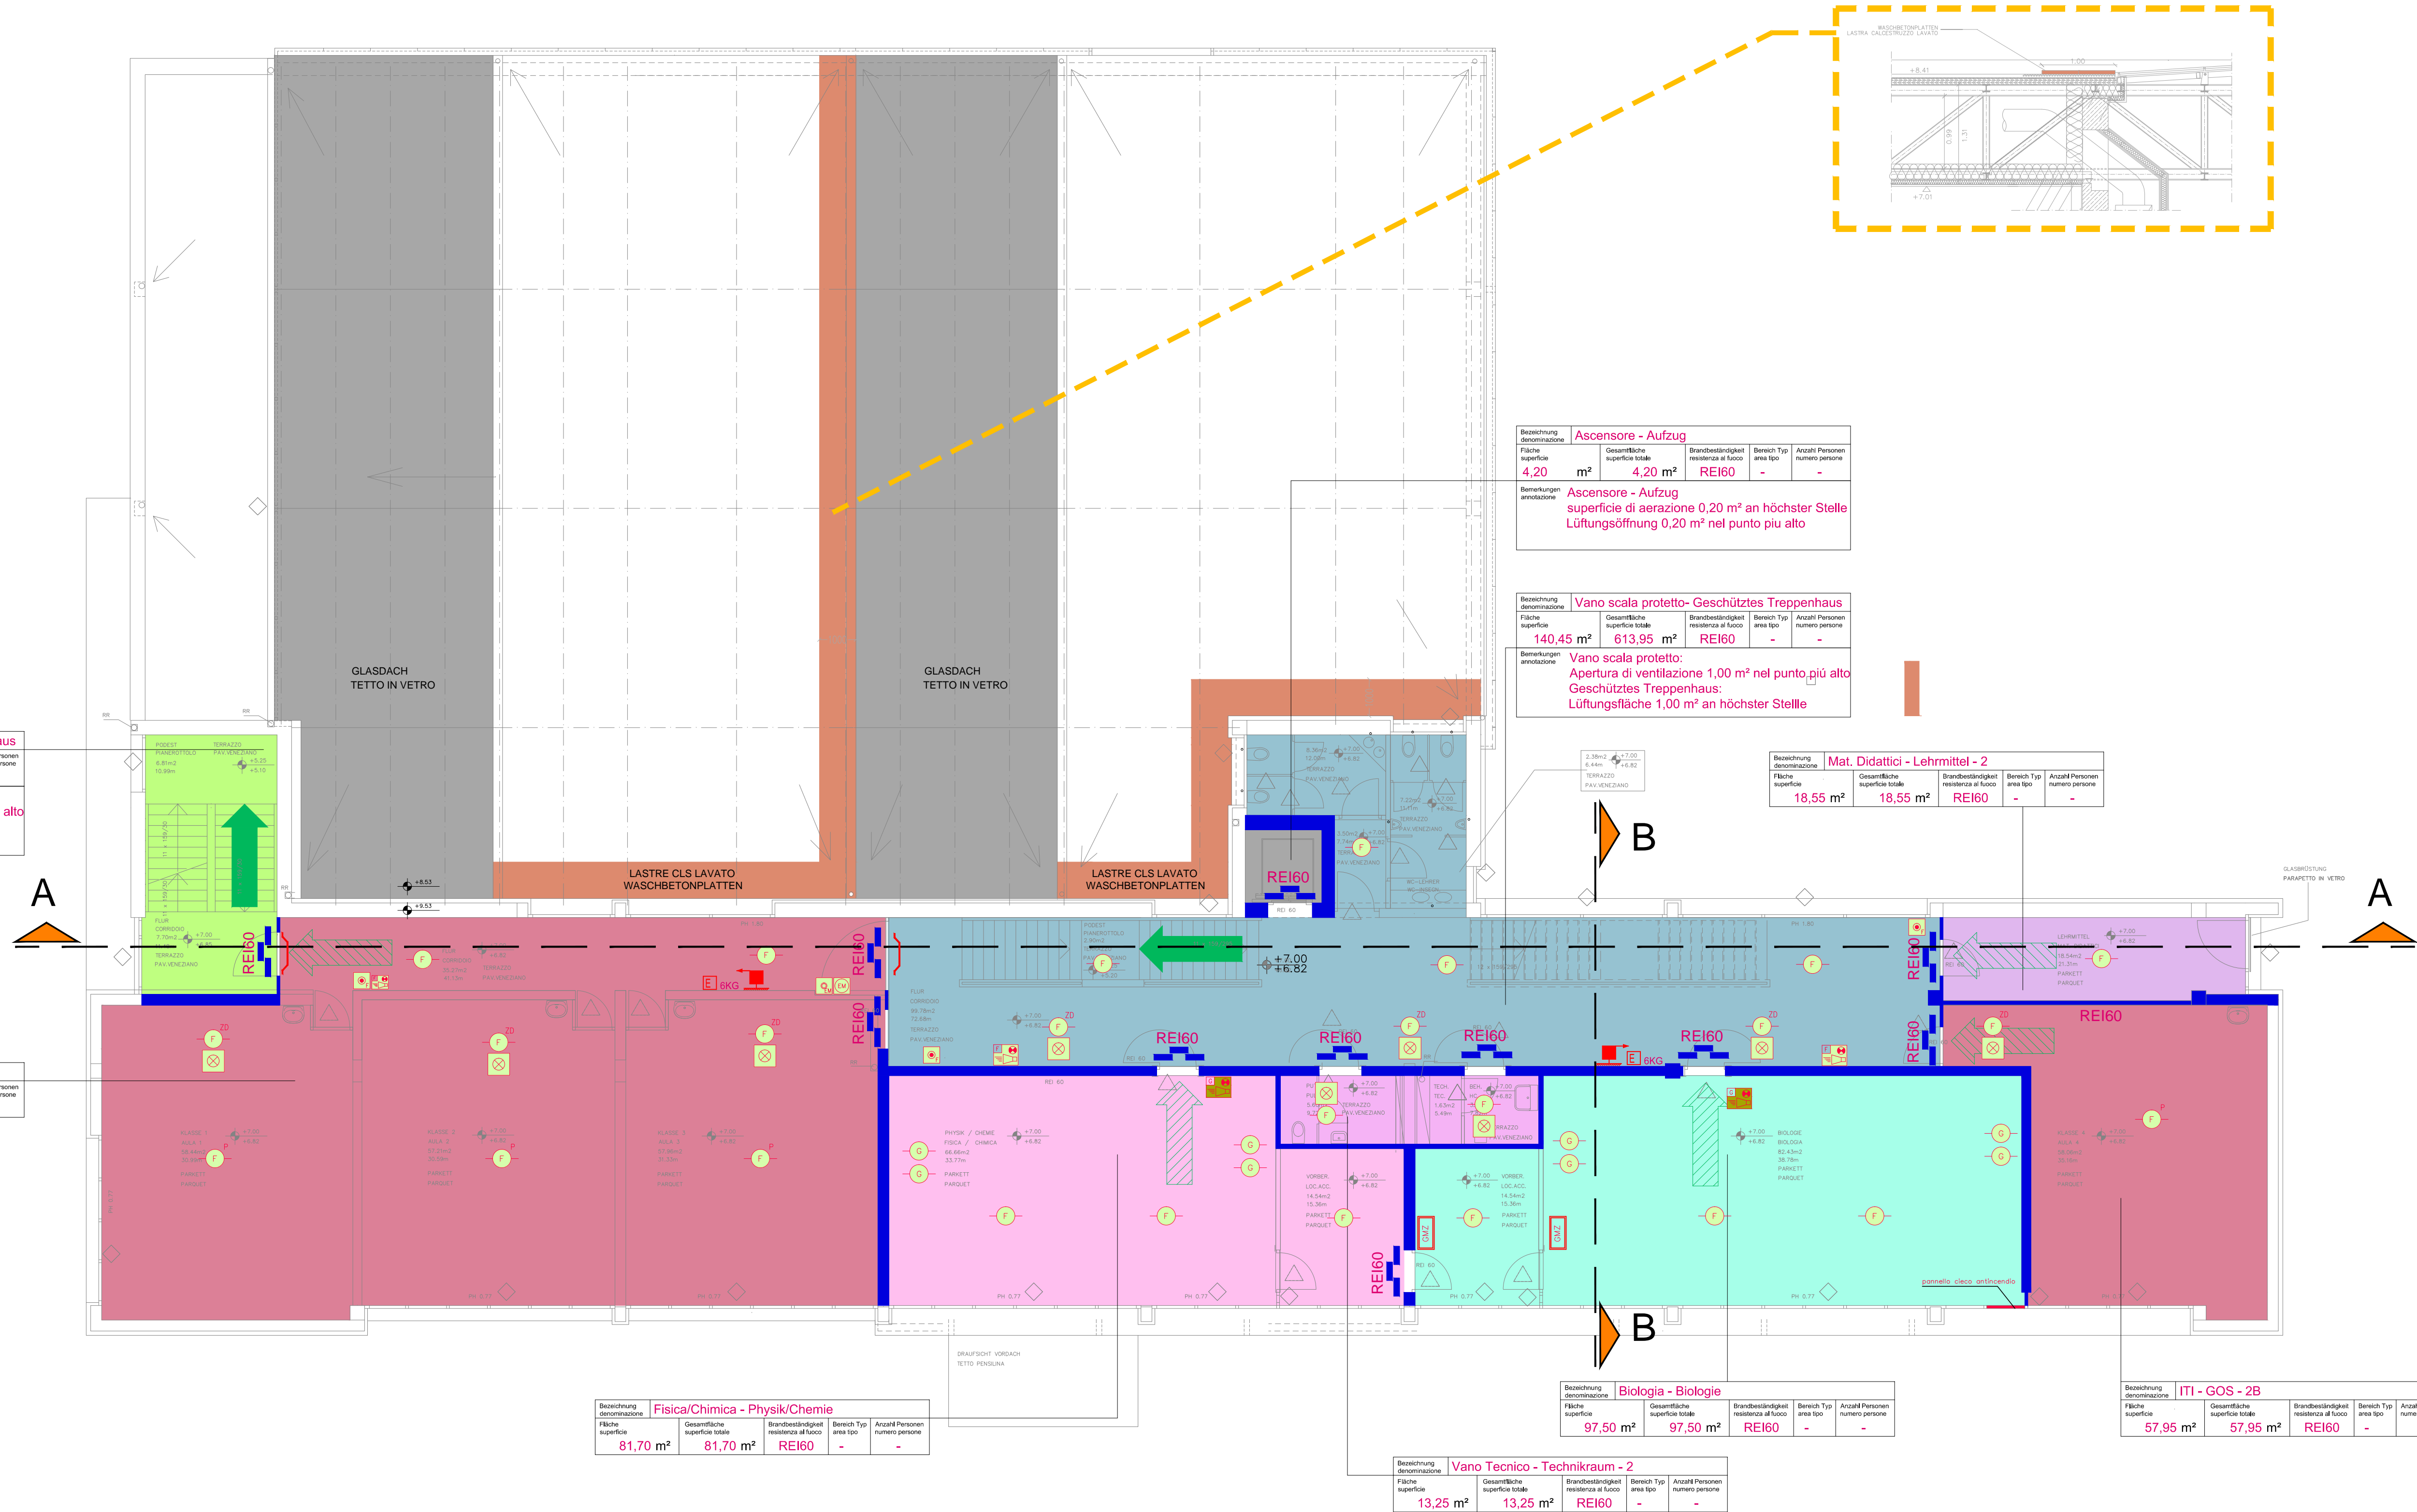

BRANDSCHUTZSYMBOLE	SIMBOLI ANTINCENDIO
TRAGBARER FEUERLÖSCHER TYP UND LÖSCHKAPAZITÄT	ESTINTORE PORTATILE TIPO E CAPACITÀ ESTINGUENTE
ELEKTROHAUPTSCHALTER	INTERRUTTORE ELETTRICO GENERALE
VERREGELUNGSSCHALTER FÜR GERÄTE	INTERRUTTORE BLOCCO UTA
FEUERSICHERE TÜR REI-KLASSE	PORTA RESISTENTE AL FUOCO REI-KLASSE
FEUERSICHERE TÜR REI-KLASSE	PORTA RESISTENTE AL FUOCO REI-KLASSE
FLUCHTWEG NACH OBEN	PERCORSO USCITA VERSO L' ALTO
HORIZONTALER FLUCHTWEG	PERCORSO USCITA ORIZZONTALE
FLUCHTWEG NACH UNTEN	PERCORSO USCITA VERSO IL BASSO
FLUCHTWEGBREITE	LARGHEZZA USCITA DI EMERGENZA
ÖBERFLÜHRHYDRANT	IDRANTE SOPRAUOLO
UNTERFLÜHRHYDRANT	IDRANTE SOTTOSUOLO
HYDRANT AN DER MAUER	IDRANTE A MURO
DURCHMESSER UND NUMMER	DIAMETRO E NUMERO
HASPEL	NASPO
MOTORPUMPENANSCHLUSS	ATTACCO PER AUTOPOMPA
RAUCHMELDER	RIELEVATORE DI FUMO
RAUCHMELDER (Zwischendecke)	RIELEVATORE DI FUMO (controsoffitto)
RAUCHMELDER (Unterboden)	RIELEVATORE DI FUMO (sotto pavimento)
RAUCHMELDER (für Lüftungskanäle)	RIELEVATORE DI FUMO (per canali d'aria)
THERMODIFFERENTIALMELDER	RIELEVATORE TERMOCALOMETRICO
MULTISENSORMELDER	RIELEVATORE MULTISENORE
ELEKTROMAGNET FÜR REI-TÜR	ELETTROMAGNETE PER PORTA REI
BETÄTIGUNGSTASTER (Elektromagnet)	PULSANTE AZIONAMENTO (Elektromagnet)
MELDELEUCHTE	SEGNALATORE OTTICO
ANSCHLUSS FÜR ENTRÄUCHLUNGSFENSTER	ATTACCO PER FINESTRA EVACUAZIONE FUMI
BRANDMELDETASTE	PULSANTE ALLARME INCENDIO
B. SIRENE (+ optische Meldungsbildern)	SIRENA I (+segnalazione ottica) - interna
B. SIRENE (+ optische Meldungsbildern)	SIRENA I (+segnalazione ottica) - esterna
BRANDMELDEANZEIGE	PANNELLO AVVISATORE ANTINCENDIO
BRANDMELDEZENTRALE	CENTRALE RILEVAZIONE INCENDIO
BRANDMELDEZENTRALE	CENTRALINA RILEVAZIONE INCENDI
NOTBELEUCHTUNGSKÖRPER (TP 0)	CORPO DI ILLUM. DI EMERGENZA (Tpo 0)
NOTBELEUCHTUNGSKÖRPER (TP 1)	CORPO DI ILLUM. DI EMERGENZA (Tpo 1)
NOTBELEUCHTUNGSKÖRPER (TP 2)	CORPO DI ILLUM. DI EMERGENZA (Tpo 2)
PANIK-TÜRBSCHLAG	MANGUIONE ANTIPANICO
ELEKTROSCHRANK	QUADRO ELETTRICO
TREFFPUNKT	PUNTO DI RACCOLTA
INGANG	INGRESSO

Autonome Provinz Bozen  
Assessorat für Bauten  
Abt. 11 – Hochbau und technischer Dienst

Provincia Autonoma di Bolzano  
Assessorato ai lavori pubblici  
Rip. 11 – Edilizia e servizio tecnico

Provincia Autonoma de Bulsan  
Assessorat per i lăures publicis  
Rep. 11 – Frăbichă y sorvisc tehnică

Projekt  
Kodex: 22.02.093.015.03.31  
GERWERBEOBERSCHULE SCHLANDERS  
ERWEITERUNG  
DER GERWERBEOBERSCHULE  
UND  
DER LANDESBERUFSSCHULE  
SCHLANDERS (PROTZENWEG)

Progetto  
Codice: 22.02.093.015.03.31  
ISTITUTO TECNICO INDUSTRIALE DI SILANDRO  
AMPLIAMENTO  
DELL'ISTITUTO TECNICO INDUSTRIALE E  
DELLA SCUOLA PROFESSIONALE  
DI SILANDRO (VIA CARRAIA)

AKTUALISIERUNG  
BRANDSCHUTZPROJEKT

AGGIORNAMENTO  
PROGETTO ANTINCENDIO

Inhalt  
Grundriss zweiter Stock  
Pianta piano secondo

Contenuto  
Plan Nr. | Tavola n.  
BS 05

Die Direktorin des Amtes 11.2  
La Direttrice dell'Ufficio 11.2

Dr. Arch. Marina Albertoni

Verfasst  
Elaborato

MM

Datum  
Data

02.02.2017

Änderung  
Modifica

Bauherr | Committente  
Planer | Progettista

Der Abteilungsleiter  
Il Direttore di ripartizione  
Dr. Ing. Gustavo Mischi

3M Engineering s.r.l.  
Management & Design

Abt. 11 - Hochbau und technischer Dienst  
Rip. 11 - Edilizia e servizio tecnico

39100 BOZEN | BOLZANO  
Silvius-Magnago-Platz 10  
Piazza Silvius Magnago 10  
tel. 0471/412330-31 | fax 0471/412329

Via Max Planck - 3 - Planckstraße - 1 - 39100 Bolzano / Bozen (BZ)  
Tel 0471 099527 - Fax 0471 099547  
info@3m-engineering.it - www.3m-engineering.it

Genehmigungen  
Approvazioni

Amt für Hochbau West, LH 2, Silvius-Magnago-Platz 10, 39100 BOZEN | Ufficio edilizia ovest, Pal. prov. 2, Piazza Silvius Magnago 10, 39100  
tel. 0471/412300-01 - fax 0471/412309 | e-mail: Hochbau.West@provinz.bz.it - Edilizia.Ovest@provincia.bz.it